




VYPRACOVAL Ing. Jana Šefčíková	ZODP. PROJEKTANT Ing. Jana Šefčíková	KONTRLOVAL Ing. Marcela Zapletalová	 Povodí Moravy, s.p. Závod Horní Morava U dětského domova 263 772 11 Olomouc	
KRAJ: Pardubický	K. Ú.: Kunčina		FORMÁT	A3
INVESTOR: Povodí Moravy, s.p., Dřevařská 11, 602 00 Brno			DATUM	3/2016
NÁZEV AKCE:			ÚČEL	DSP
Kunčinský potok, Kunčina - Nová Ves - nánosy, oprava toku			ČÍSLO ZAKÁZKY	223214
			VÝŠKOVÝ SYSTÉM	Balt. p. v.
			ČÍSLO VÝKRESU	C.2.4
			MĚŘÍTKO 1:2000	Č. KOPIE
SITUACE				

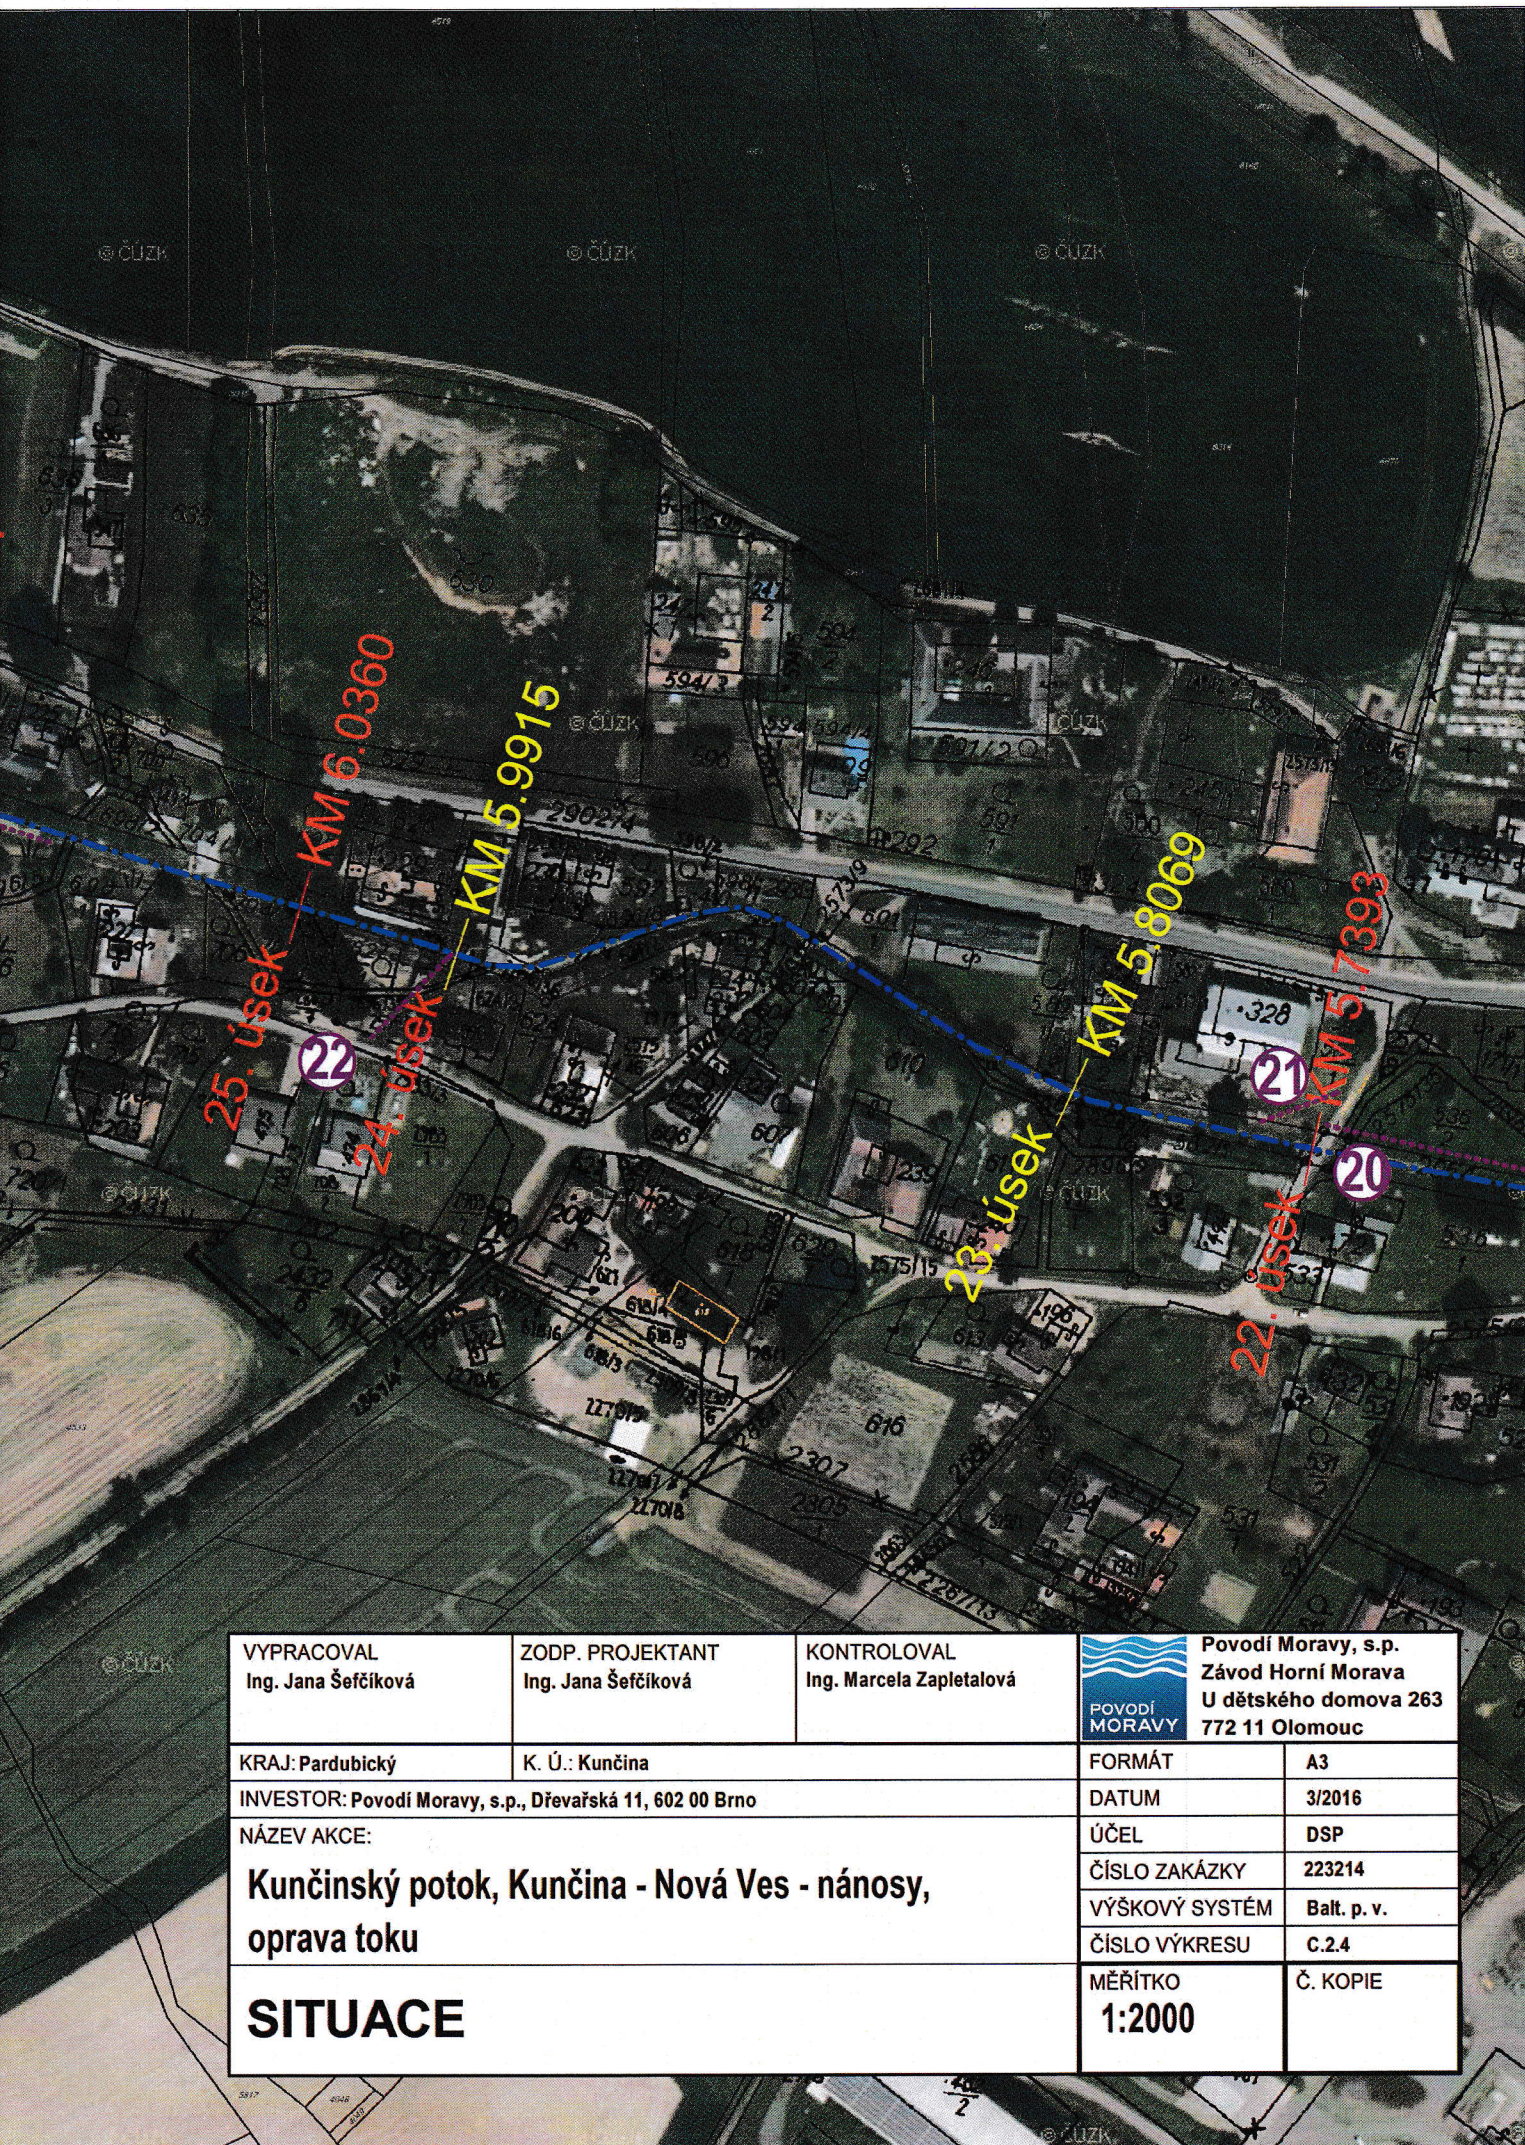