




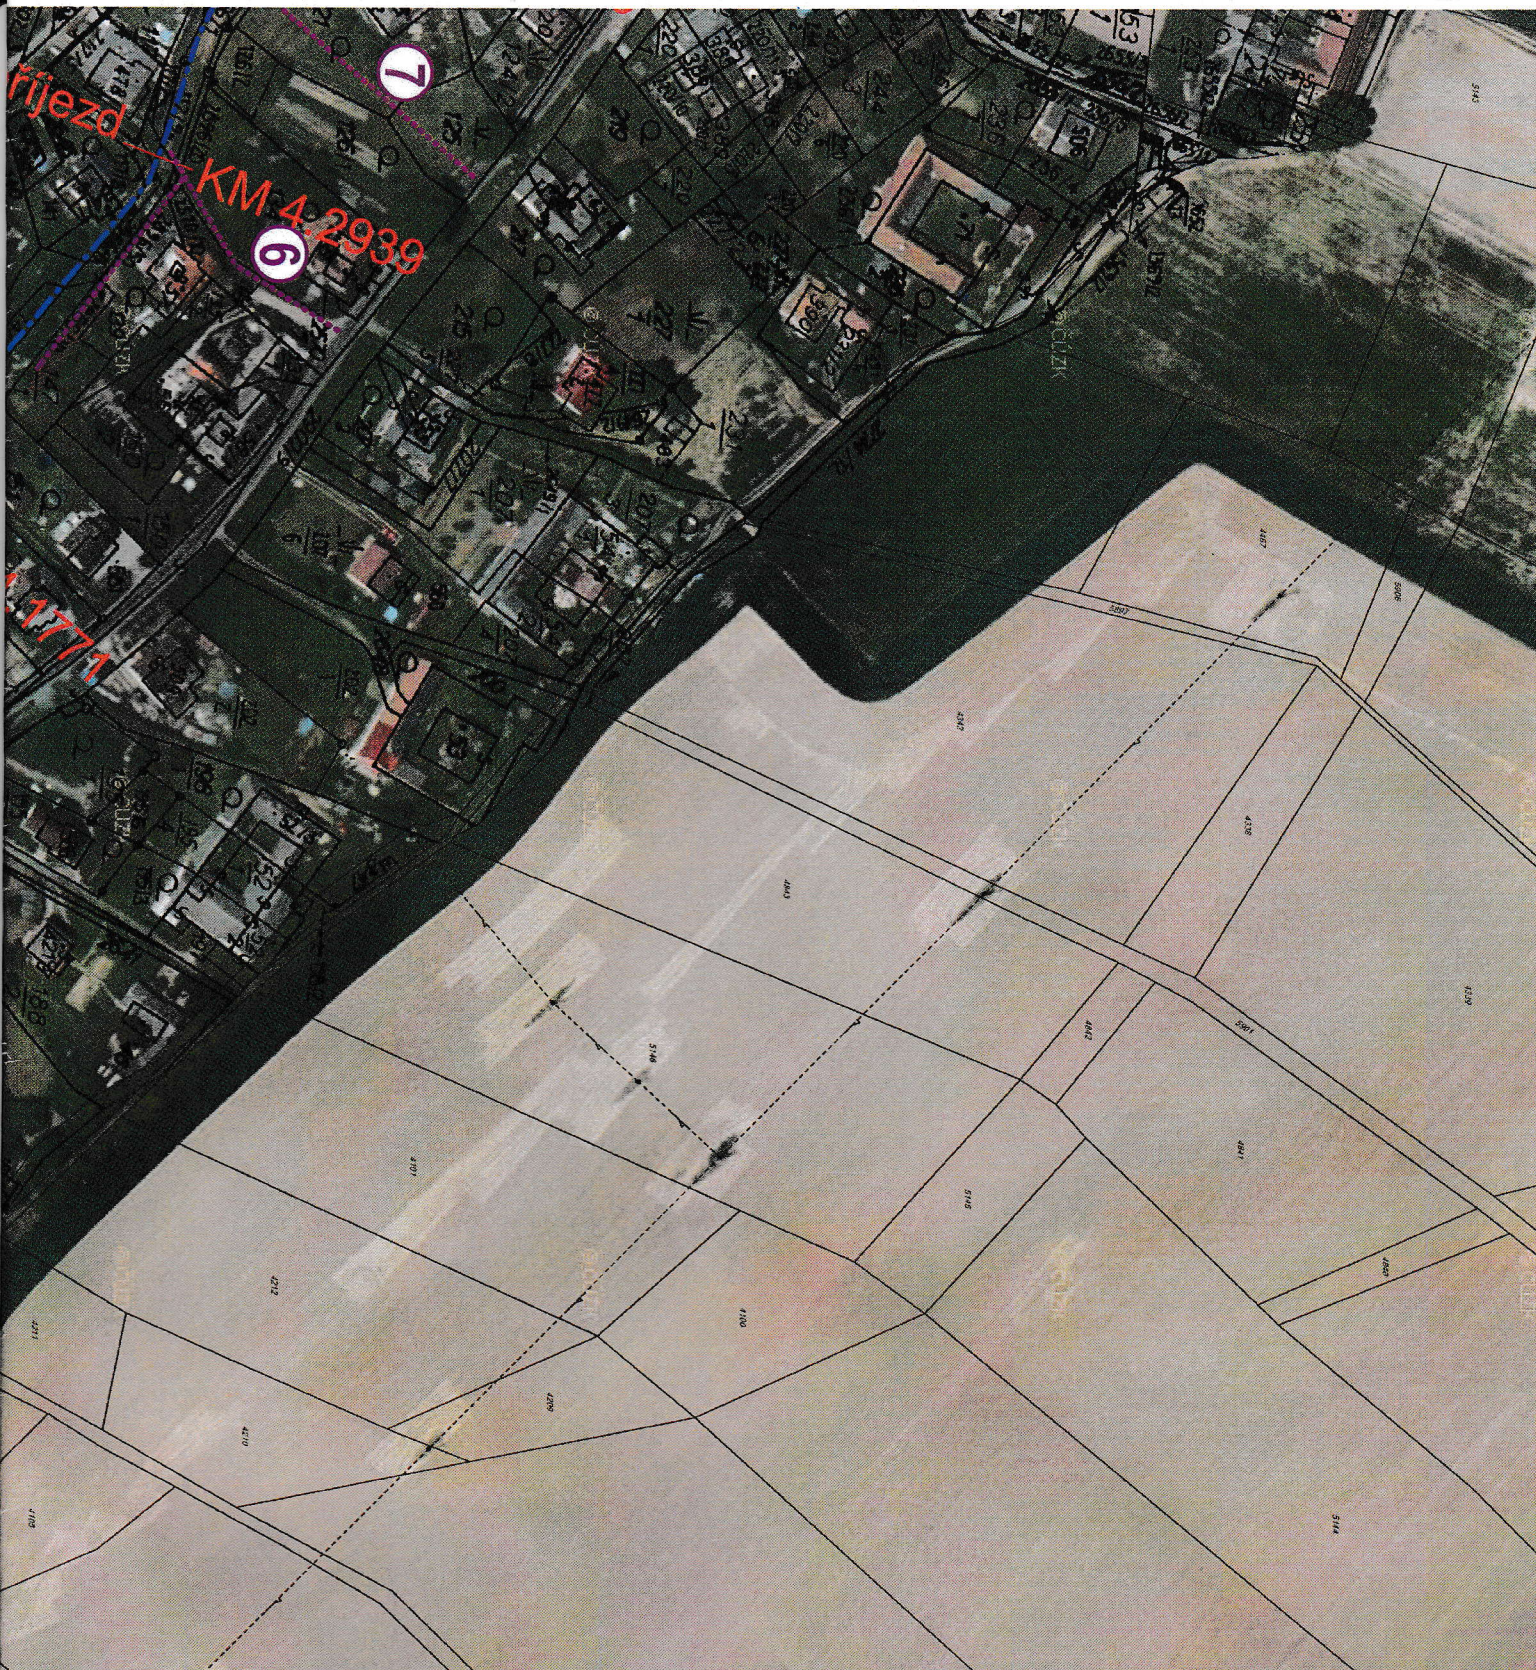

VYPRACOVAL Ing. Jana Šefčíková	ZODP. PROJEKTANT Ing. Jana Šefčíková	KONTROLOVAL Ing. Marcela Zapletalová	 Povodí Moravy, s.p. Závod Horní Morava U dětského domova 263 772 11 Olomouc	
KRAJ: Pardubický	K. Ú.: Kunčina	FORMÁT	A3	
INVESTOR: Povodí Moravy, s.p., Dřevařská 11, 602 00 Brno		DATUM	3/2016	
NÁZEV AKCE:		ÚČEL	DSP	
Kunčinský potok, Kunčina - Nová Ves - nánosy, oprava toku		ČÍSLO ZAKÁZKY	223214	
		VÝŠKOVÝ SYSTÉM	Balt. p. v.	
		ČÍSLO VÝKRESU	C.2.1	
SITUACE		MĚŘÍTKO 1:2000	Č. KOPIE	